



Comune di VERGATO  
Provincia di BOLOGNA

**PROGETTO PER LA REALIZZAZIONE DI UN  
CENTRO DOCUMENTALE DELLA LINEA GOTICA  
ATTRAVERSO IL RECUPERO DI UN COMPLESSO EDILIZIO  
IN VIA FORNACI A VERGATO**

committente:  
**Comune di Vergato**  
Ufficio Lavori Pubblici e Manutenzioni  
via Capitani della Montagna 1 - 40038  
VERGATO (BO)

R.U.P.  
**P.E. Maurizio Nicoletti**

progettisti in RTP:

mandataria

ing. Mirko Cioni  
ing. Saverio Lenzi  
ing. Sara Meloni  
ing. Alberto Peri  
ing. Francesco Ghisari  
via Mazzini 146 - 40046 Alto Reno Terme (BO)  
0534 22122  
info.studio146@gmail.com

Progetto architettonico:  
**arch. Francesca Chiari**

Progetto strutture:  
**ing. Mirko Cioni**  
Collaboratrice:  
**ing. Carlotta Zangolli**

mandanti

PRIMATECH ENGINEERING  
STUDIO TECNICO ASSOCIATO  
via dell'ospedale 51 - 40038 VERGATO (BO)  
051 910670  
info@primatech-engineering.com

Progetto impianto elettrico:  
**P.I. Angelo Carrer**

Progetto impianto idro-termo-sanitario:  
**P.I. Gianluca Bianco**

ing. Carlotta Zangolli  
via San Carlo 31 - 06022 FOSSACECCEA (CH)  
328 3155620  
carlotta.zangolli@gmail.com

coordinamento della sicurezza:  
**ing. Mirko Cioni**

Coordinamento sicurezza in fase di progettazione:  
**ing. Mirko Cioni**

**PROGETTO ESECUTIVO OPERE EDILI**


tavola: **02 ESoe**

oggetto: **PROGETTO ARCHITETTONICO.  
PIANTA PIANO TERRA**

data: 15 dicembre 2017

DATA	FILE	AUTORE	NOTE
15/12/2017	0417ESoe02EG_1_PROGETTO ARCHITETTONICO_PIANA PIANO TERRA.dwg	FC	

**PIANTA PIANO TERRA**  
scala 1:50

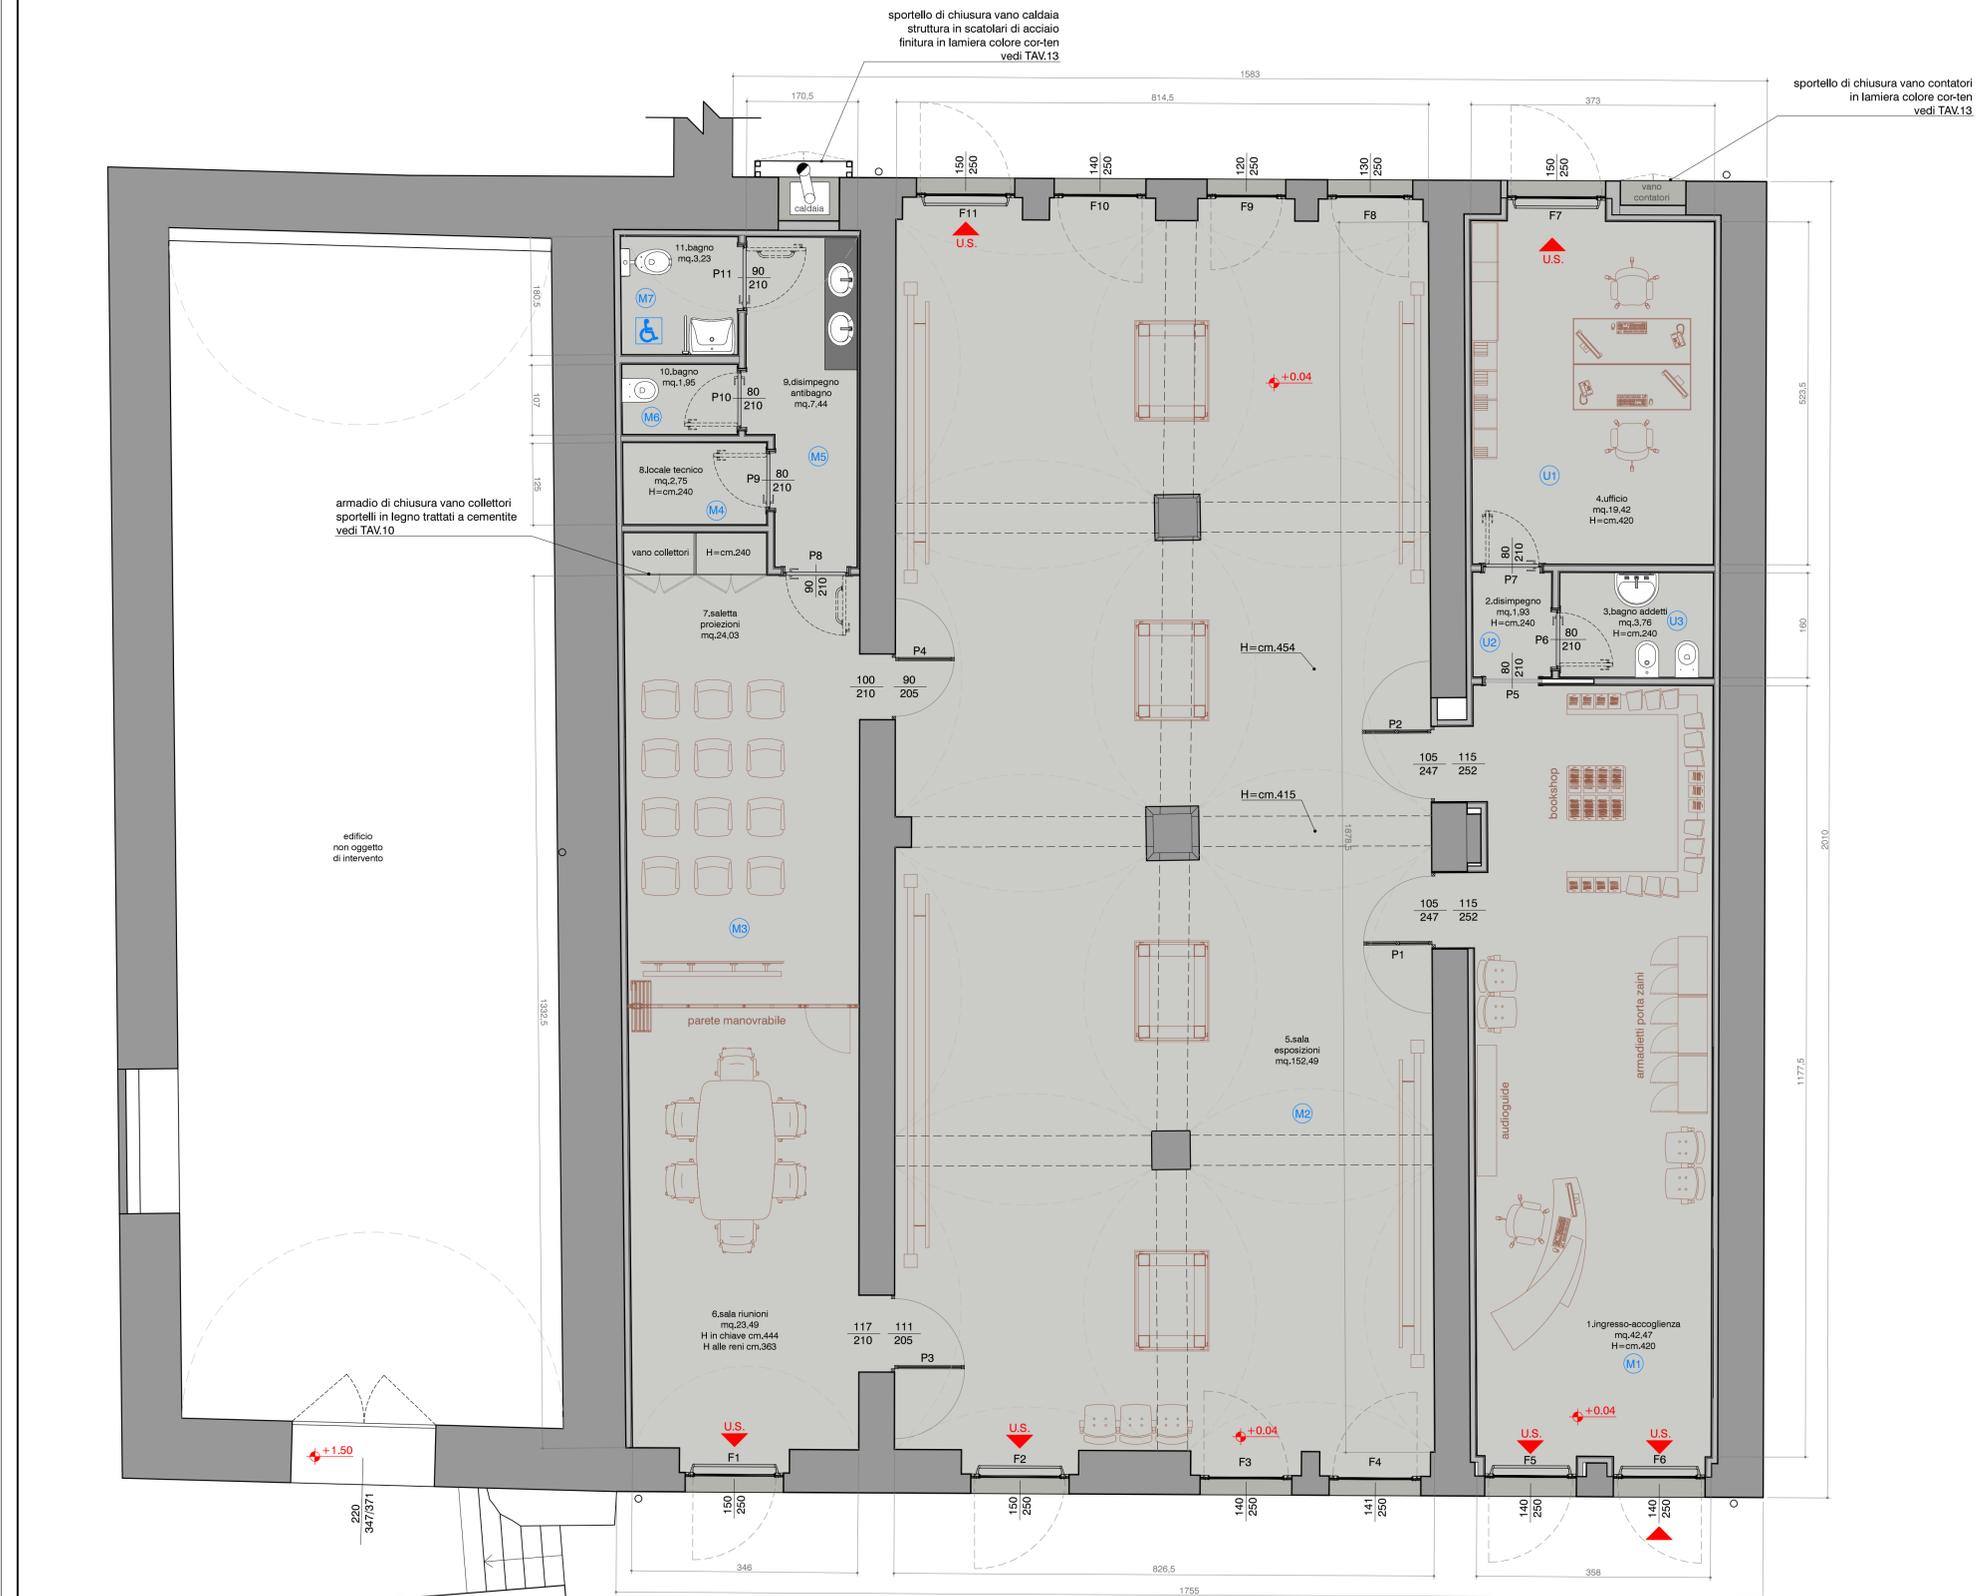

N.B. Gli arredi rappresentati nell'elaborato sono esclusi dal presente stralcio esecutivo; sono invece compresi i sanitari dei servizi igienici