



Comune di VERGATO
Provincia di BOLOGNA

PROGETTO PER LA REALIZZAZIONE DI UN
CENTRO DOCUMENTALE DELLA LINEA GOTICA
ATTRAVERSO IL RECUPERO DI UN COMPLESSO EDILIZIO
IN VIA FORNACI A VERGATO

Comune di Vergato
Ufficio Lavori Pubblici e Manutenzione
via Capitani della Marina 1 - 40038
Vergato (BO) - 051/70203

R.U.P.
P.E. Maurizio Nicoletti

mandataria
progettisti in RTP:

ing. Mirella Zangoli
ing. Saverio Landi
ing. Alberto Peri
arch. Francesca Chiari

Progetto struttura:
ing. Mirko Cioni
ing. Carlotta Zangoli

Progetto impianto elettrico:
P.I. Angelo Carrer

Progetto impianto idro-termo-sanitario:
P.I. Gianluca Bianco

mandanti
PRIMATECH ENGINEERING
via dell'ospedale 51 - 40038 VERGATO (BO)
051/70203 - 051/70204
info@primatech-engineering.com

via Mazzini 146 - 40038 Abano Terme (BO)
051/70203 - 051/70204
info.studio146@gmail.com

via San Carlo 11 - 40038 Fossacesia (BO)
328 315620
carola.zangoli@pmbo.it

coordinamento della sicurezza:
ing. Mirko Cioni

PROGETTO ESECUTIVO OPERE EDILI

03 ESoe

PROGETTO ARCHITETTONICO,
PROSPETTI, SEZIONI E PLANIMETRIA


data: 15 dicembre 2017

DATA	FILE	AUTORE	NOTE
15/12/2017	041000000001 PROGETTO ARCHITETTONICO, PROSPETTI SEZIONI E PLANIMETRIA.dwg	FC	


SEZIONE A-A




SEZIONE B-B

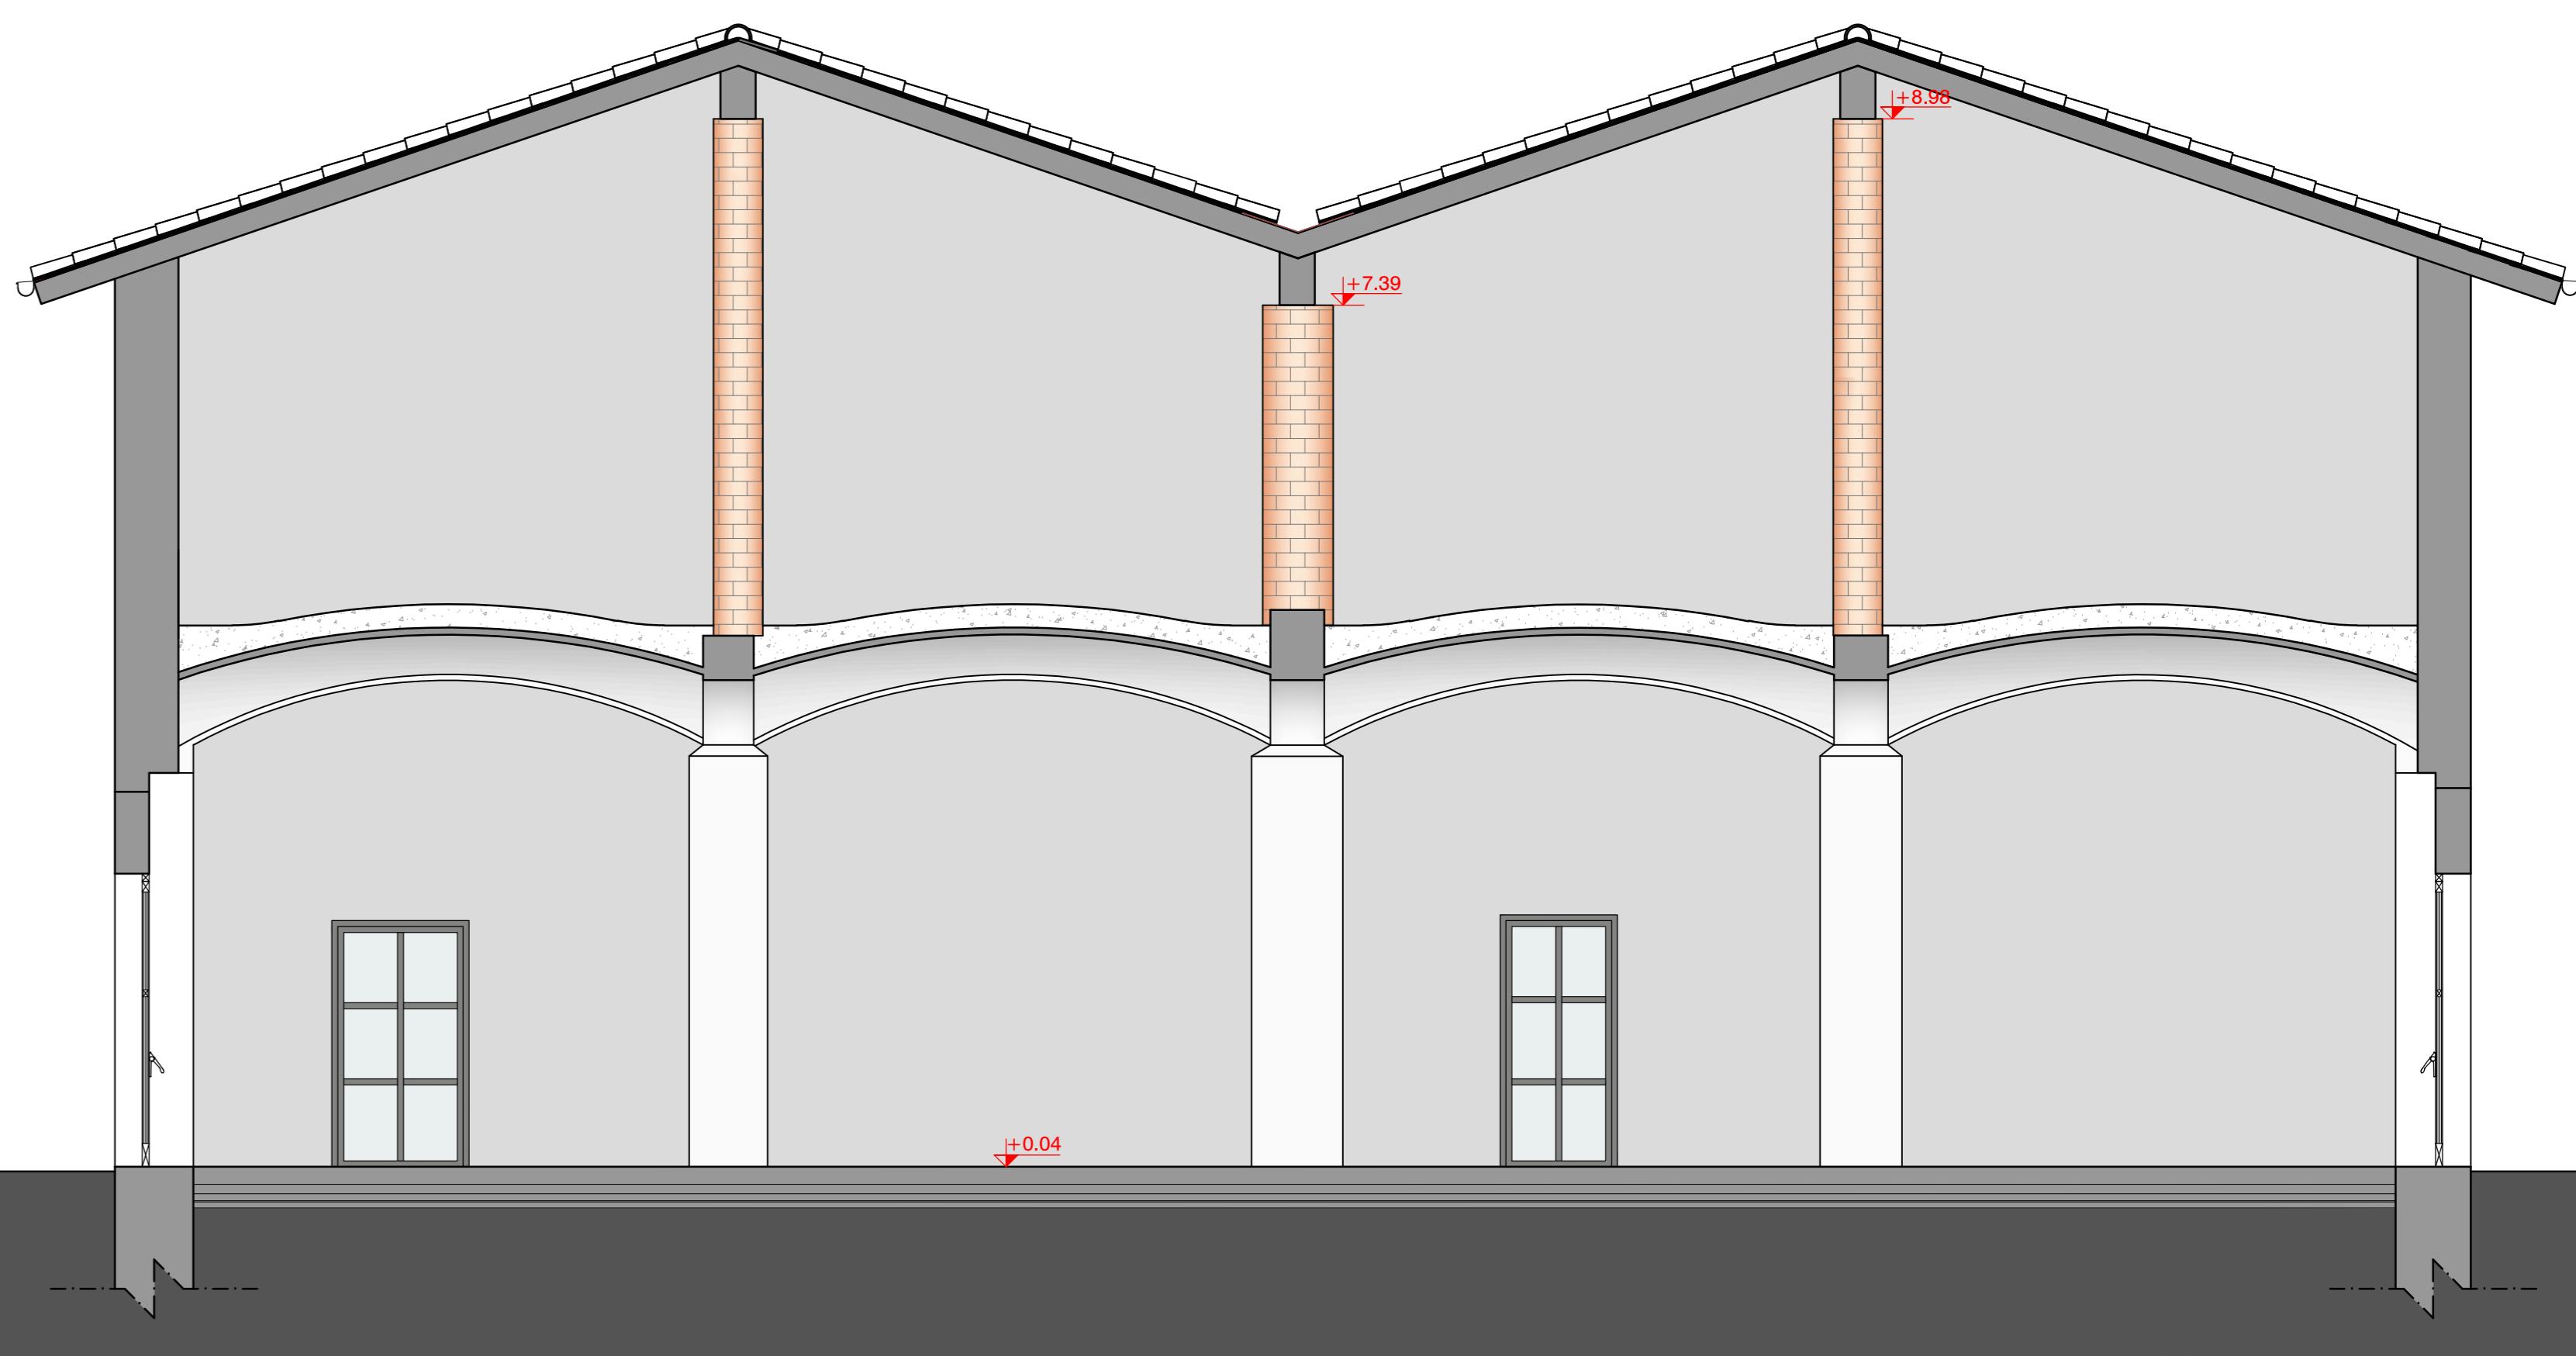


PROSPETTO EST

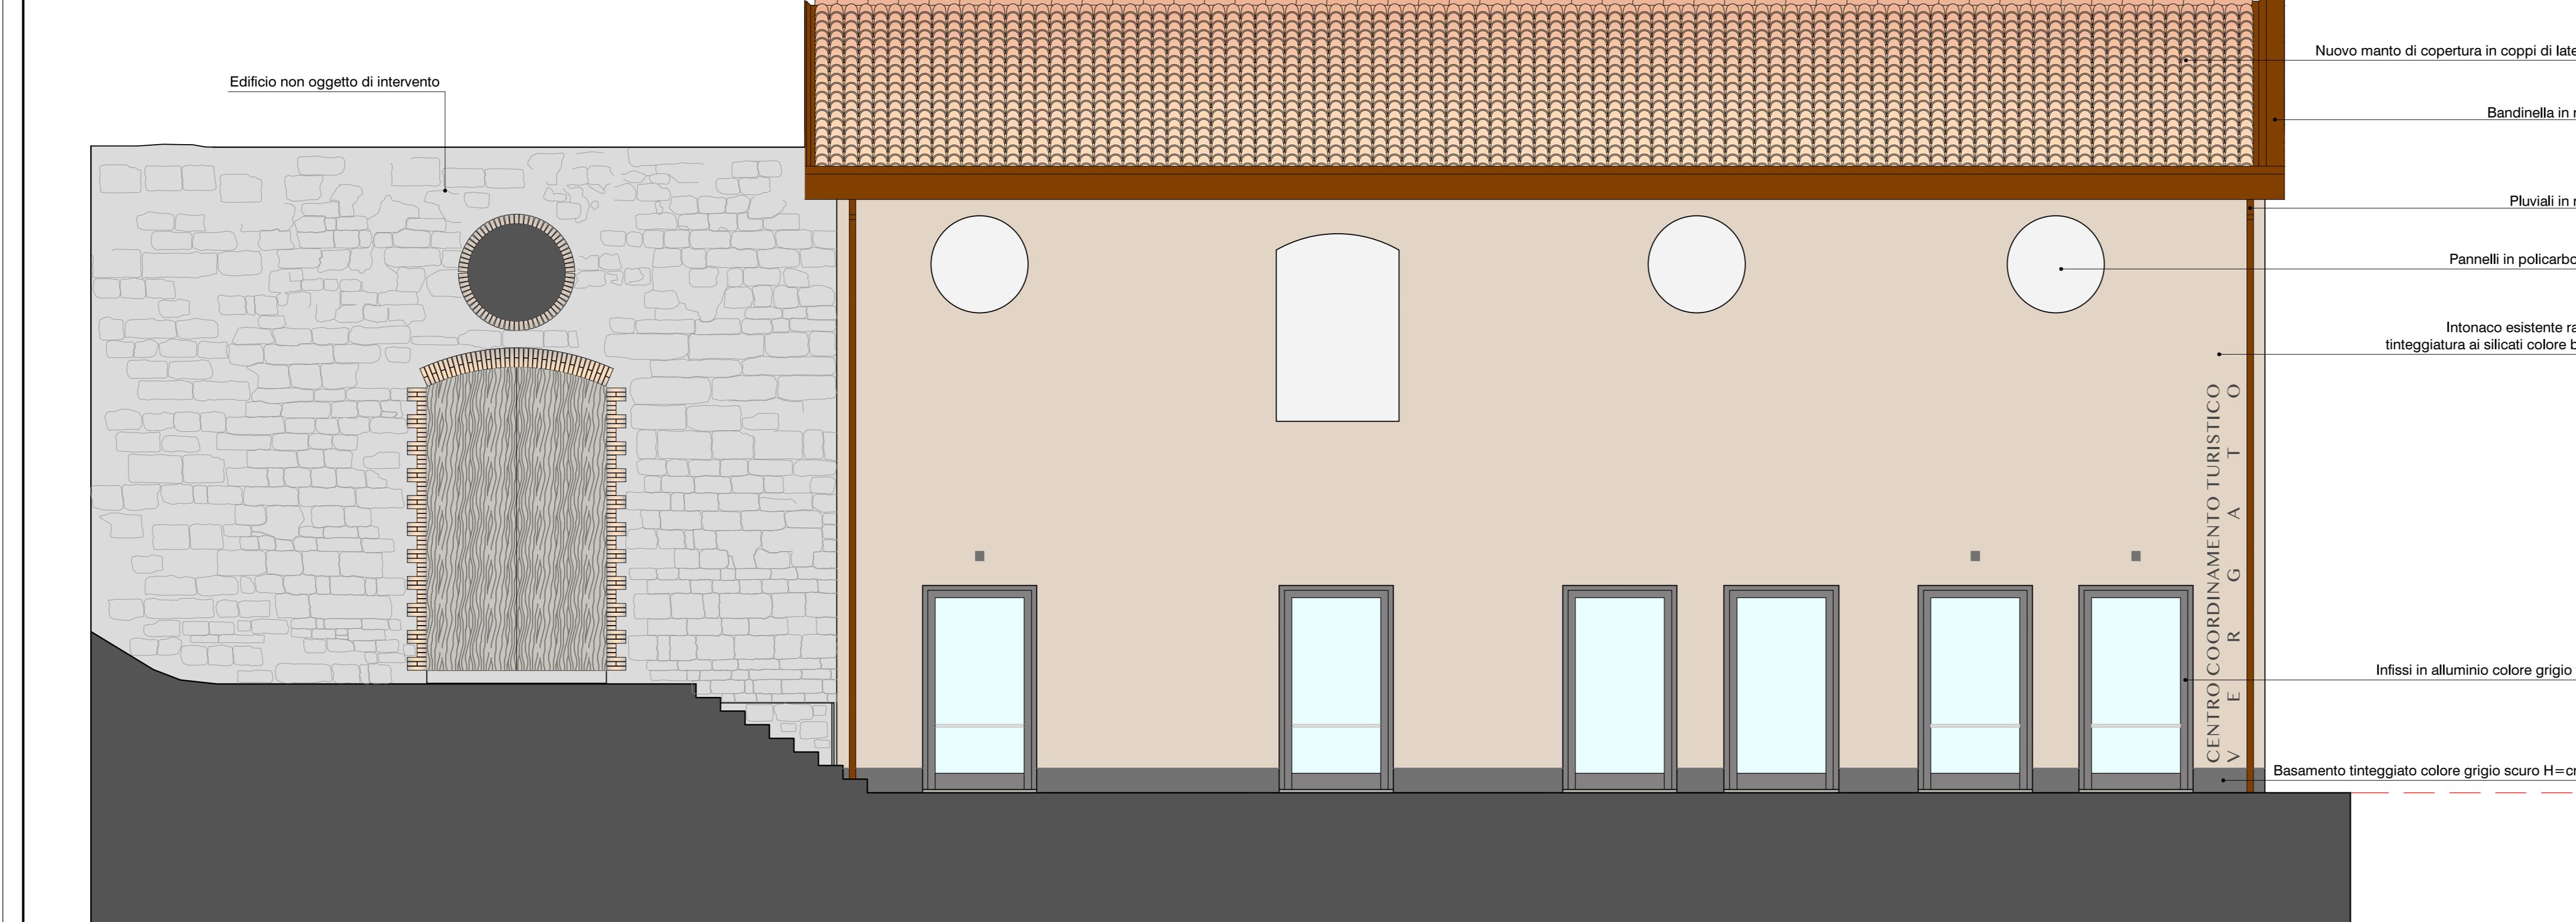

PROSPETTO NORD

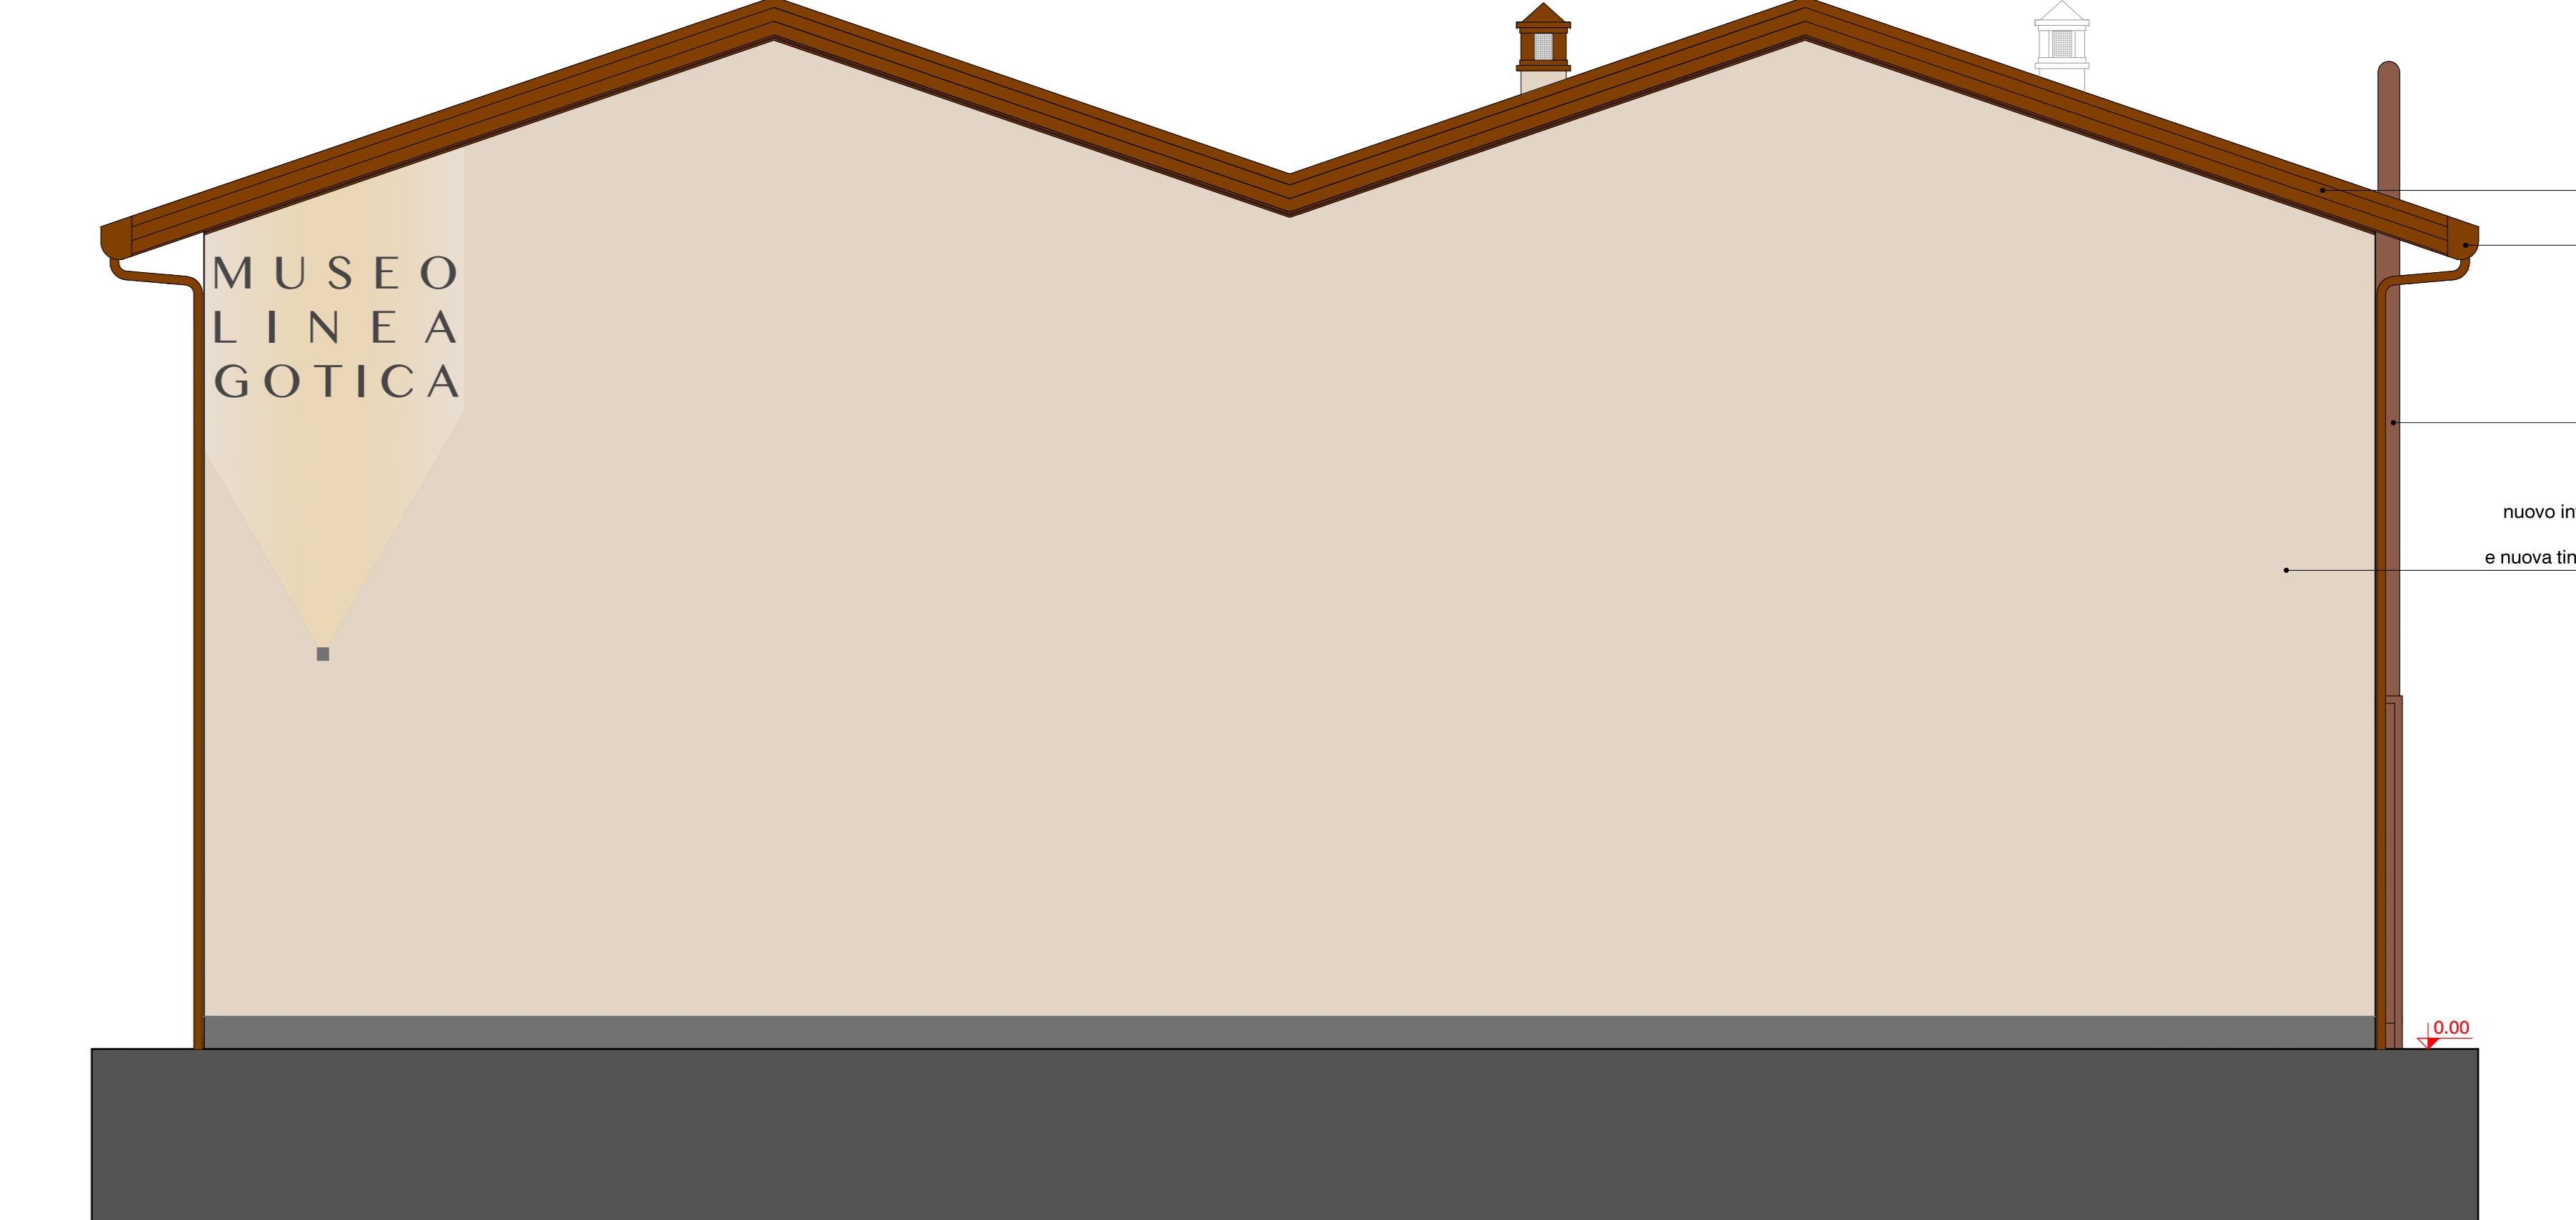

PROSPETTO OVEST

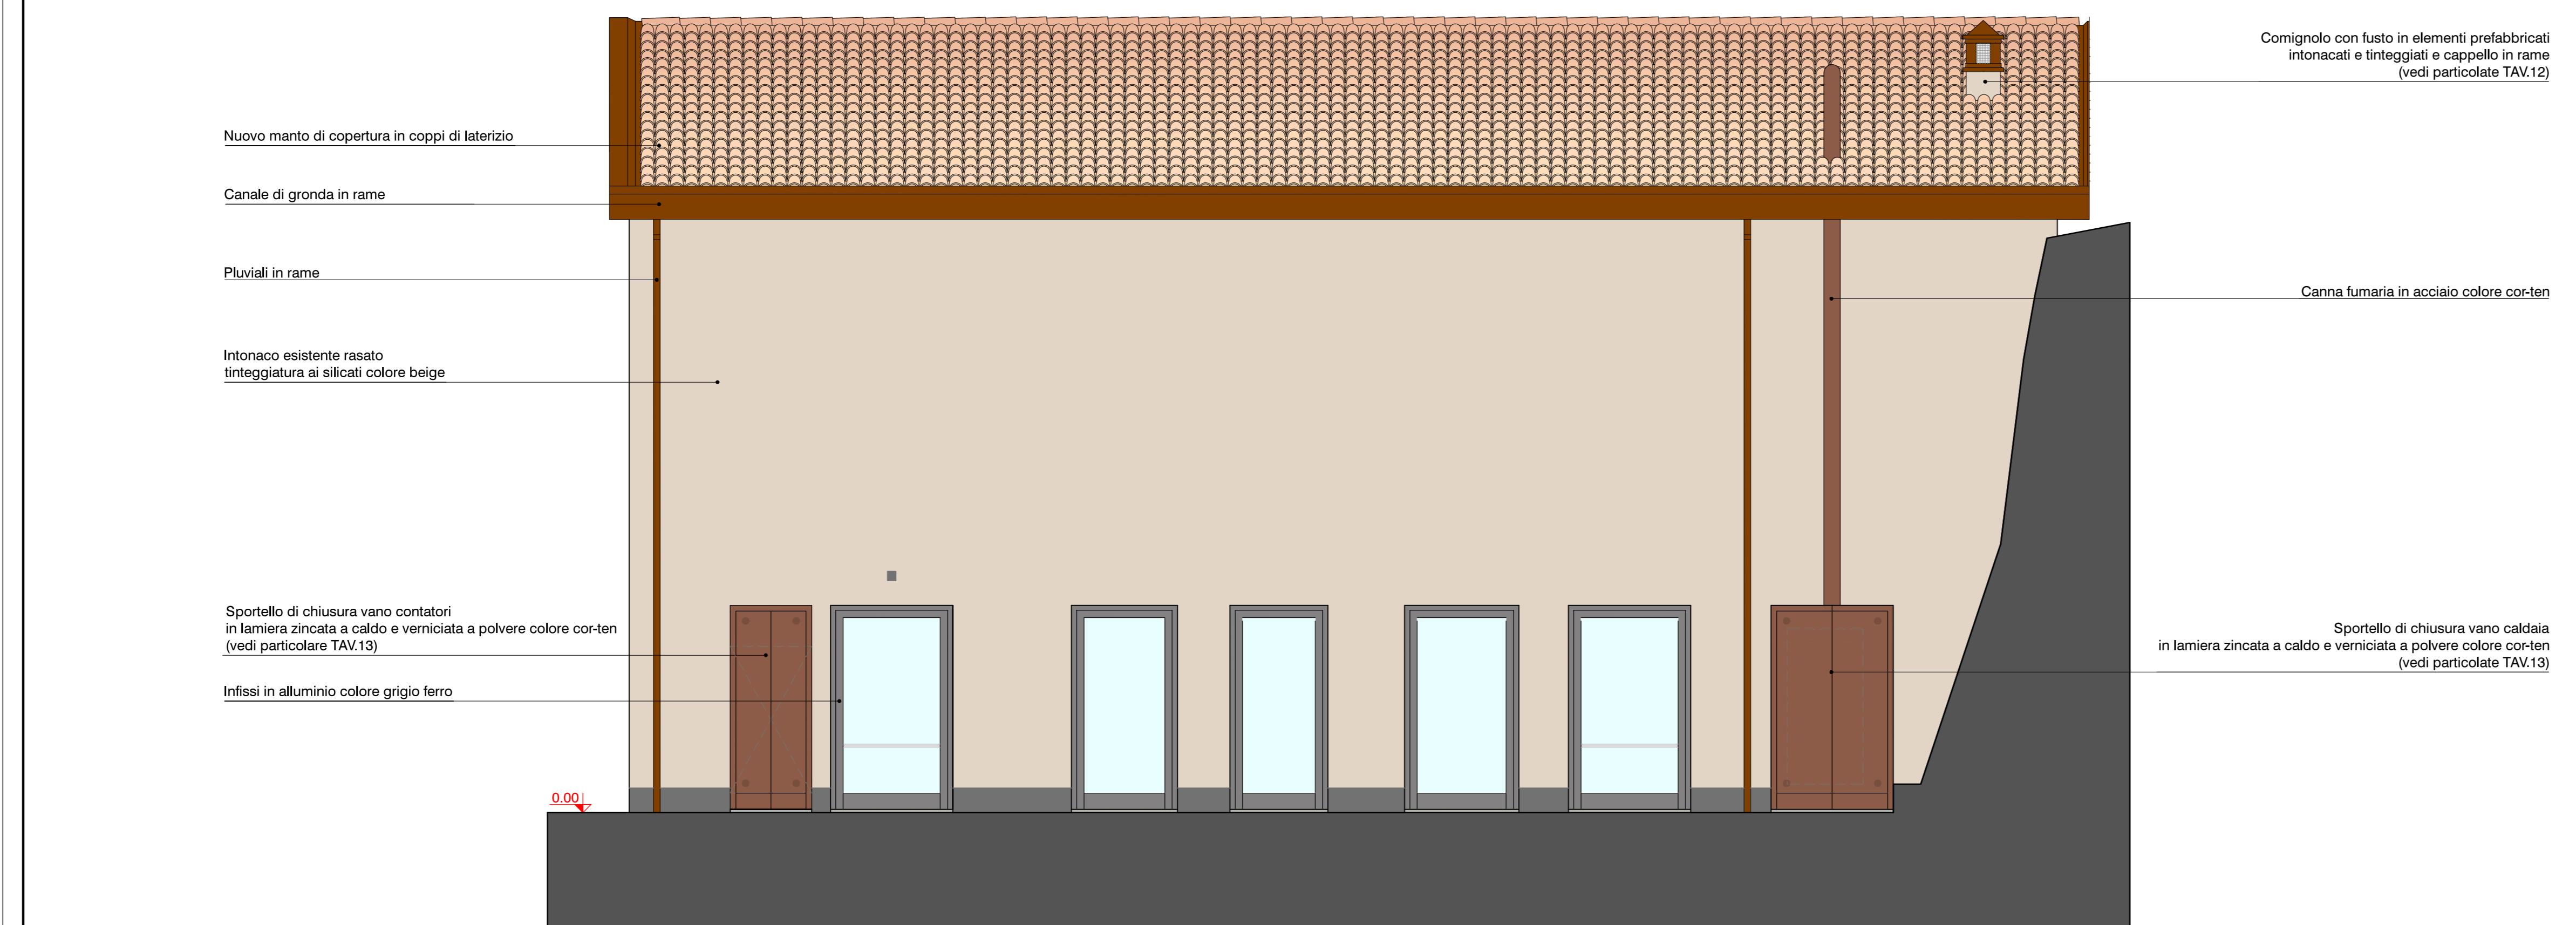

PLANIMETRIA scala 1:100

